
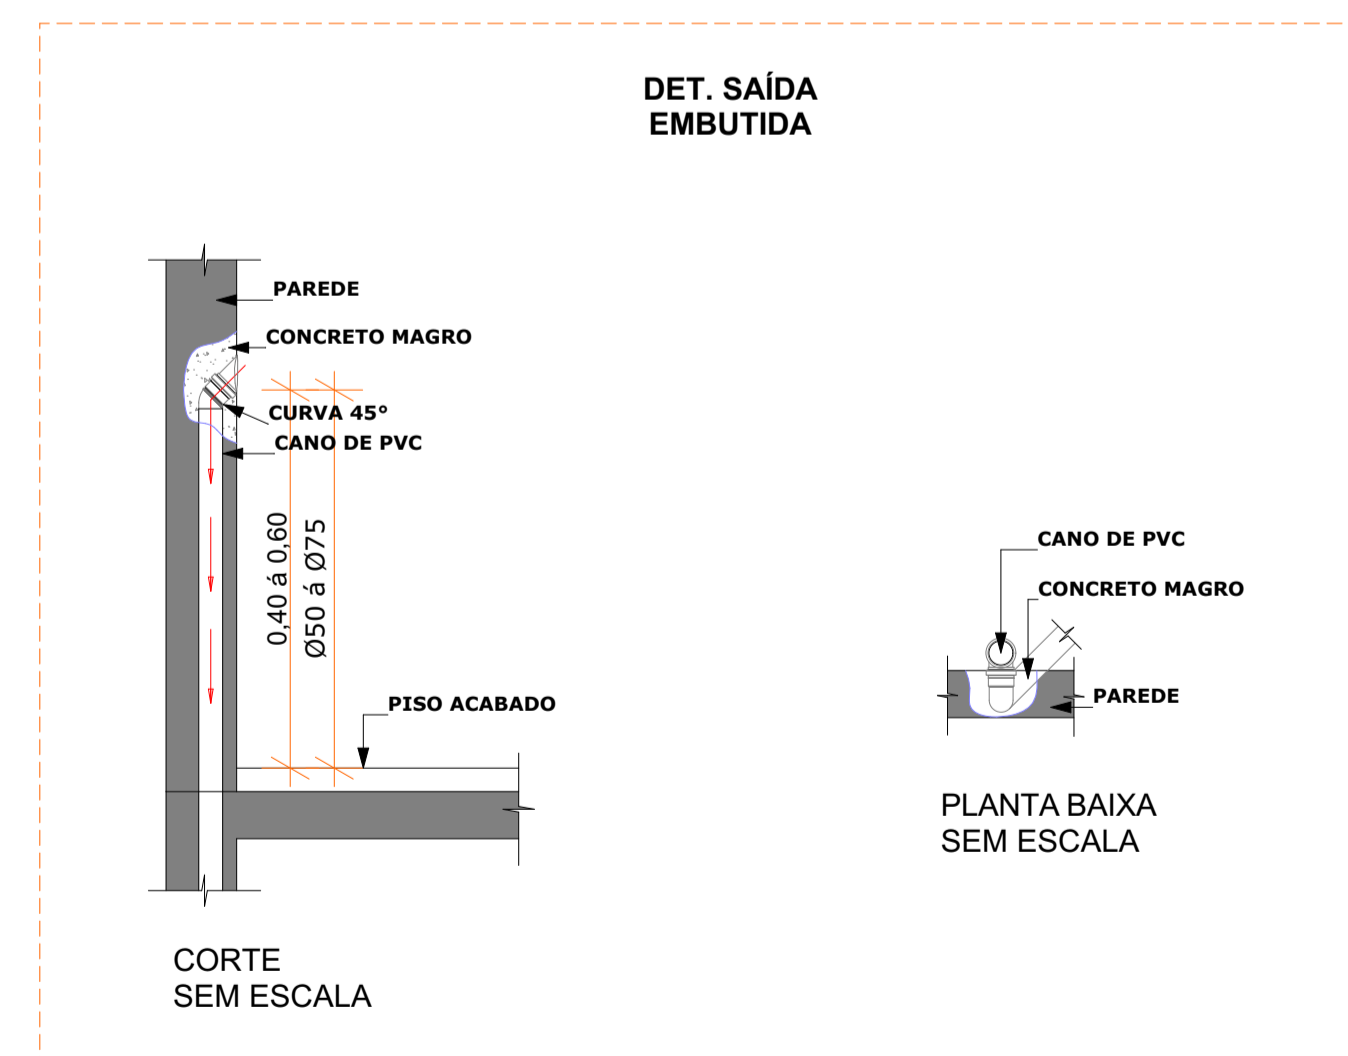
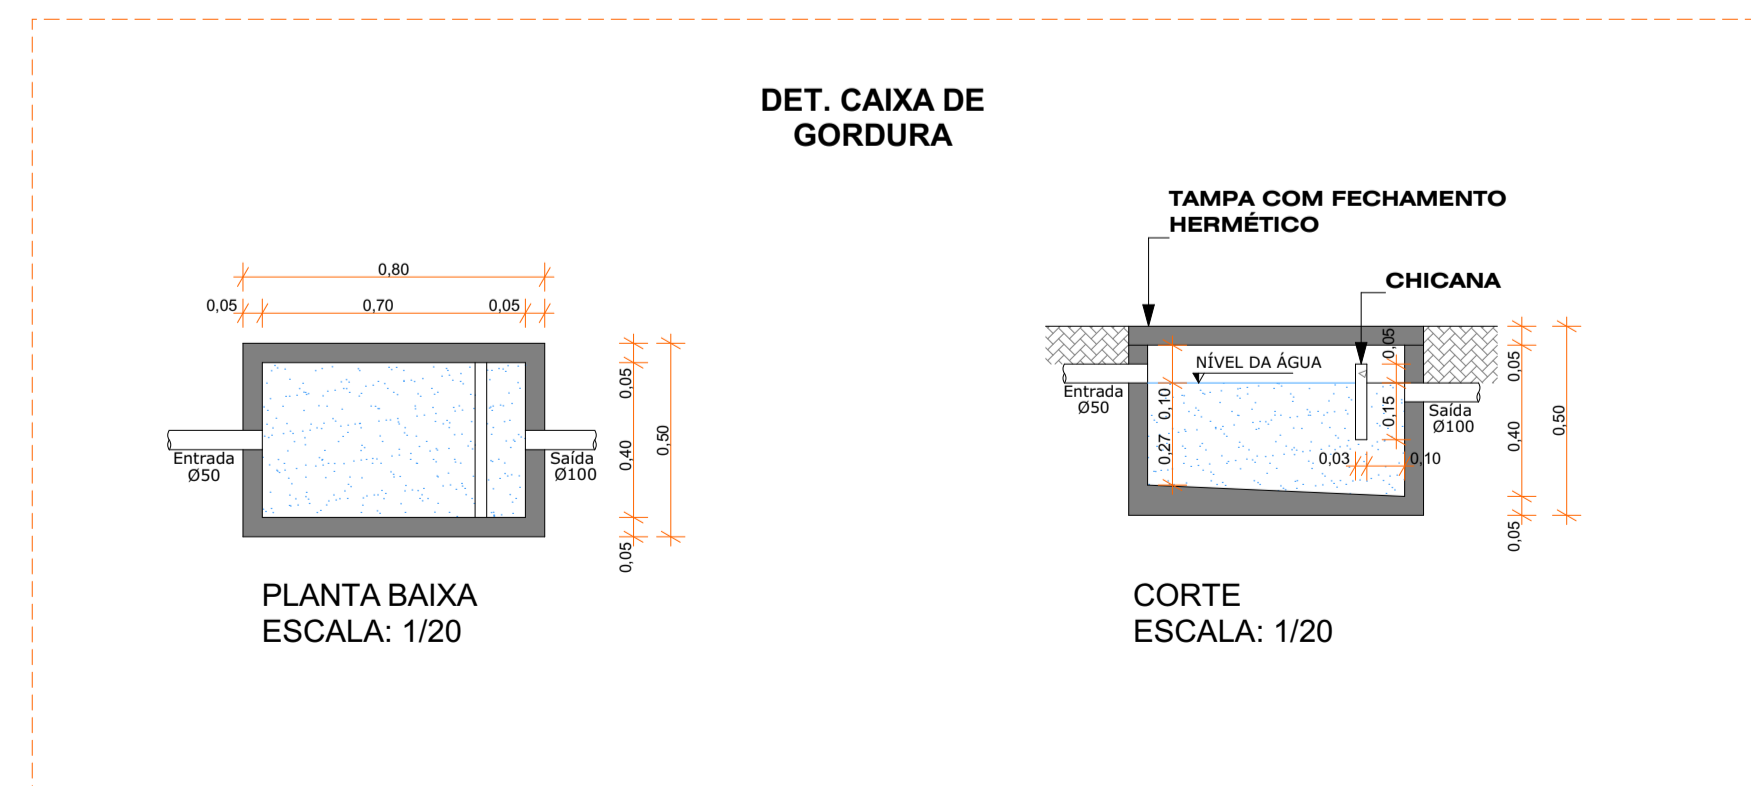


**PLANTA BAIXA
SEGUNDO PAV.
PROJETO SANITÁRIO
ESCALA 1/50**

LEGENDA SANITÁRIA	
	TUBO DE QUEDA ESGOTO/ÁGUA FRIA/VENTILAÇÃO/ÁGUAS FLUVIAIS
	BOMBA
	(CX.I.) - CAIXA DE INSPEÇÃO
	(CX.G.) - CAIXA DE GORDURA
	CAIXA SIFONADA (CS)
	RALO (R)
	(T.E.P.) - TUBULAÇÃO DE ESGOTO PRIMÁRIO
	(T.E.S.) - TUBULAÇÃO DE ESGOTO SECUNDÁRIO
	(TP) - TUBULAÇÃO DE ESGOTO PLUVIAL
	(TV) - TUBULAÇÃO DE VENTILAÇÃO
	(TG) - TUBULAÇÃO DE ESGOTO DE GORDURA

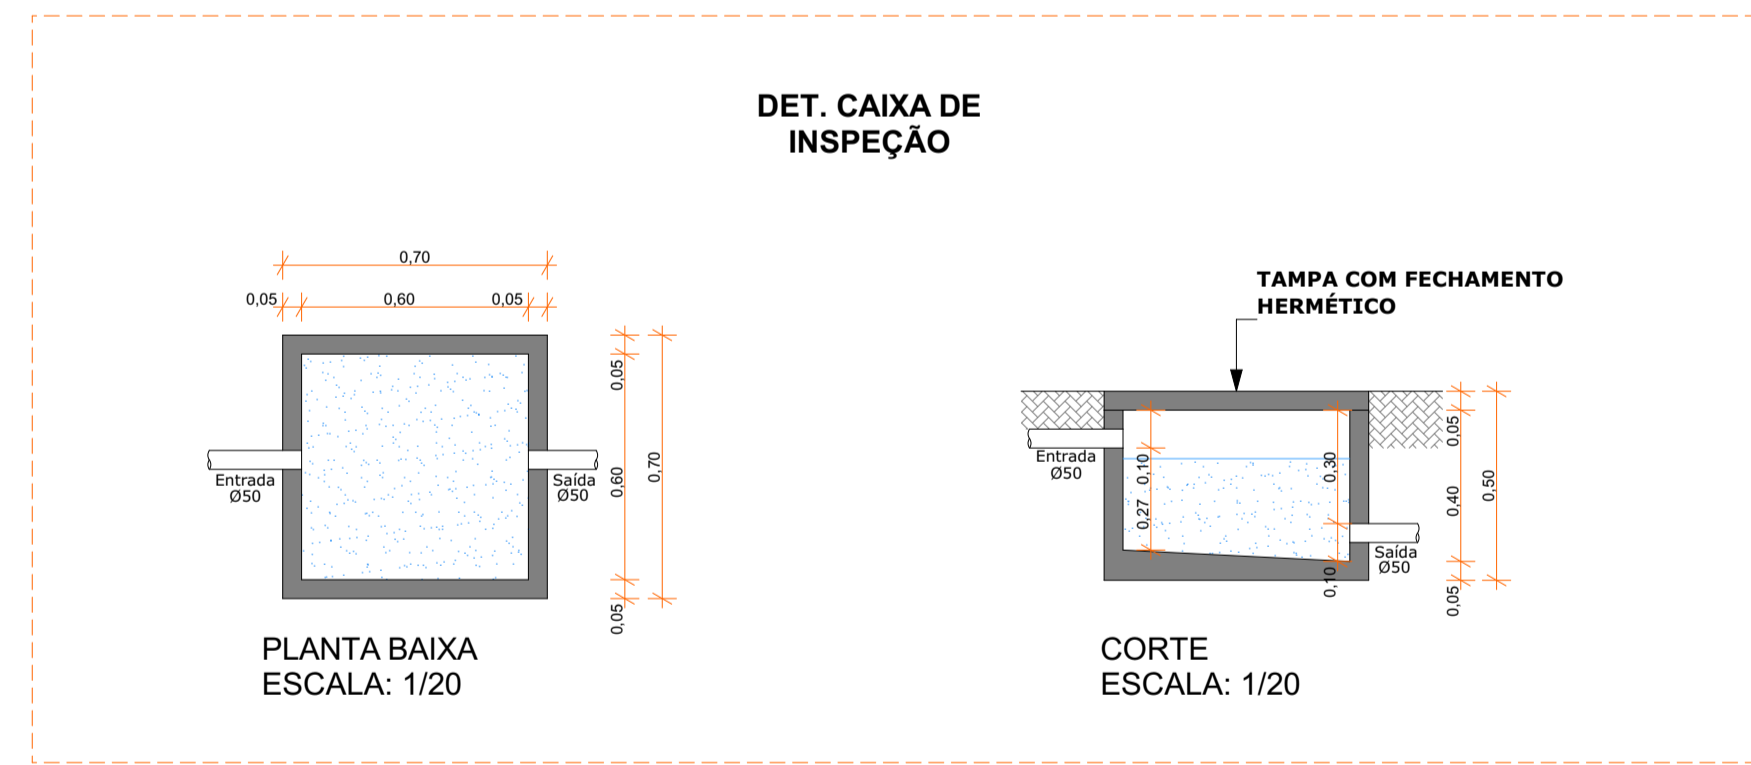

TAXA DE OCUPAÇÃO DO SOLO	MATRÍCULA TERRENO :		RESUMO DAS ÁREAS :
	ÁREA DO TERRENO (min.) :		
	T. O.* (TAXA DE OCUPAÇÃO) :		
	I. A.* (ÍNDICE DE APROVEITAMENTO) :		
	Nº DE PAVIMENTOS		
ÁREA DO PROJETO PARA CONSTRUÇÃO			
APROVAÇÕES :			

Direitos autorais reservados - Lei 5988/73.
Consultar projetos complementares.
Verificar medidas na obra.
Medidas em metros. Divergência entre cotas e escala, prevalece as cotas.
Qualquer alteração deverá ser autorizada pelo responsável técnico
Declaro que a aprovação do projeto não implica no recolhimento de taxas, nem do direito de propriedade do terreno

Gabriele Gerhardt
Arquiteta e Urbanista

LOBRA : PROJETO DE CENTRO ADMINISTRATIVO DA COMPANHIA HIDROMINERAL	
LOCAL : AVENIDA 18 D FEVEREIRO, Nº 2455, BALNEÁRIO, PIRATUBA-SC	
ÁREA : 475,31m²	ESPECIFICAÇÕES : PROJETO SANITÁRIO
DATA : JAN/2022	PLANTA BAIXA E DETALHES
ESCALA : INDICADA	
PROJ./FISC. : _____	ARQ. GABRIELE CRISTINA GERHARDT
CLIENTE : _____	COMPANHIA HIDROMINERAL DE PIRATUBA
	PRANCHIA : SAN.-05 12 02-02-12 COD. Nº : 000/001