



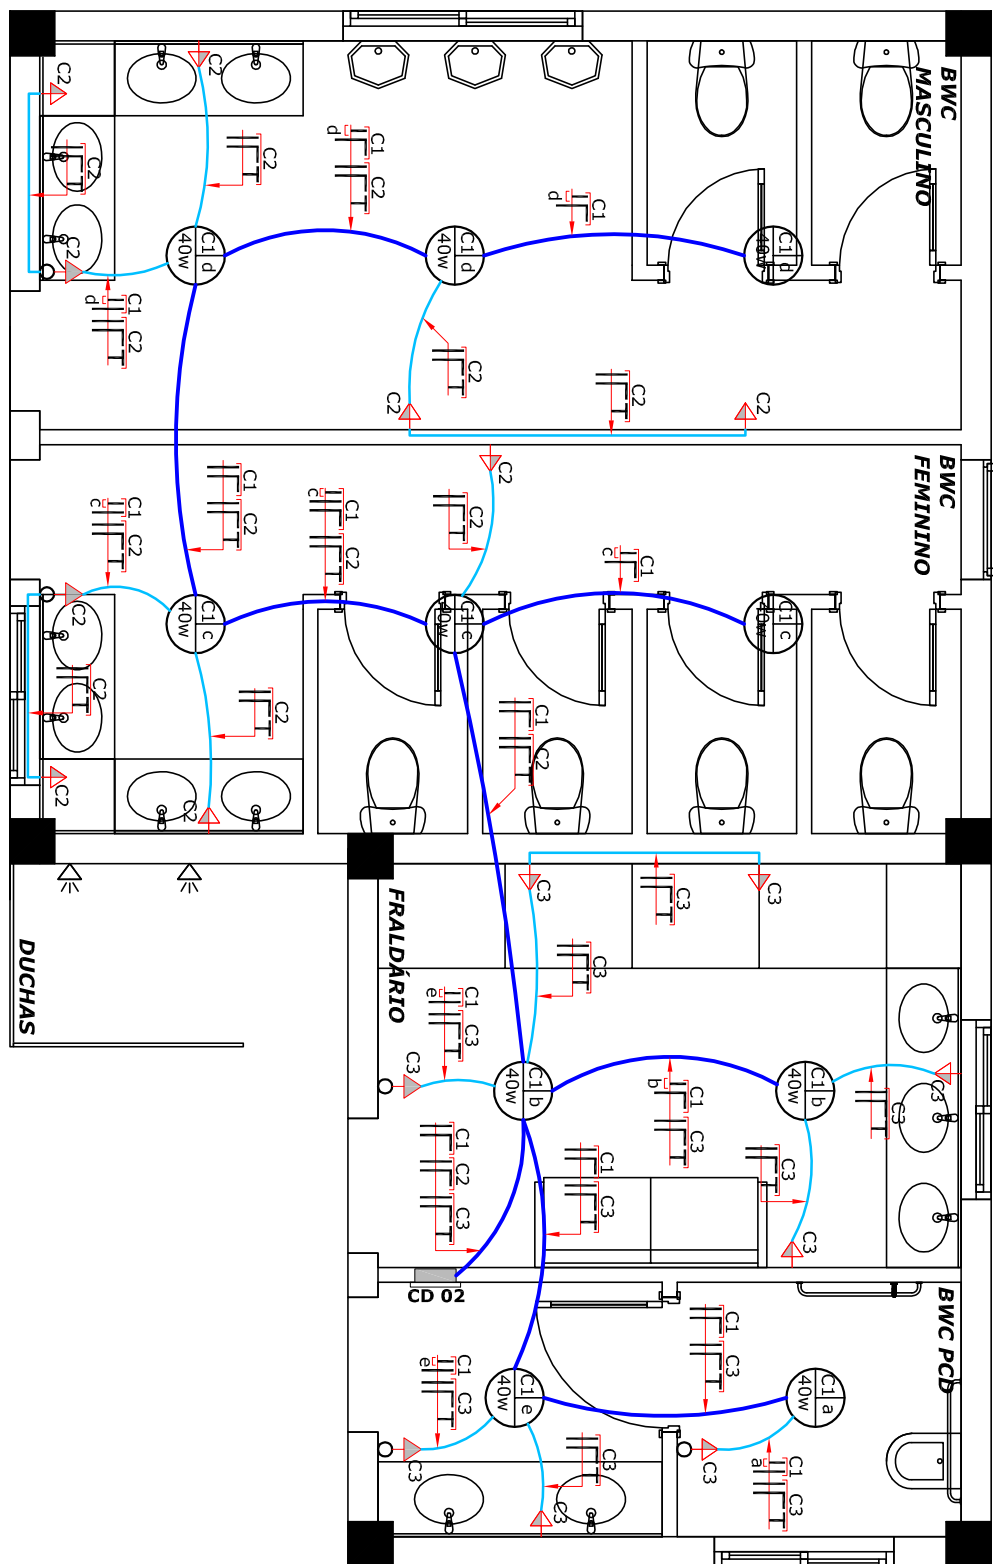


PLANTA BAIXA

GUARITA ENTRADA

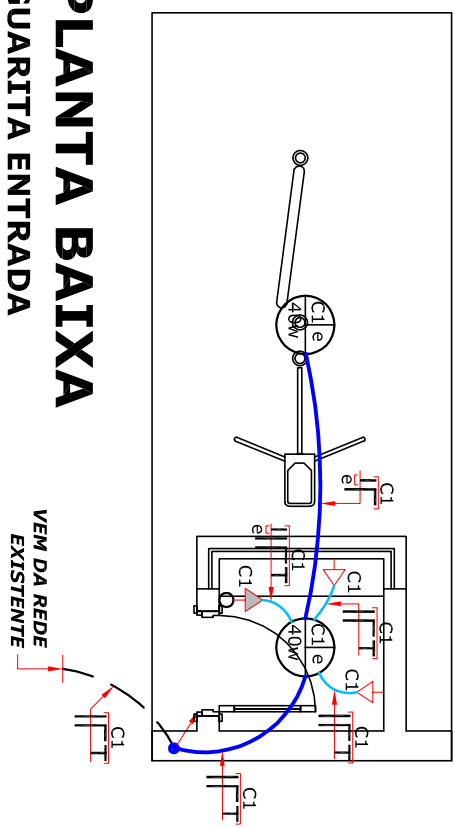

**PROJETO ELÉTRICO
ESCALA = 1 : 50**

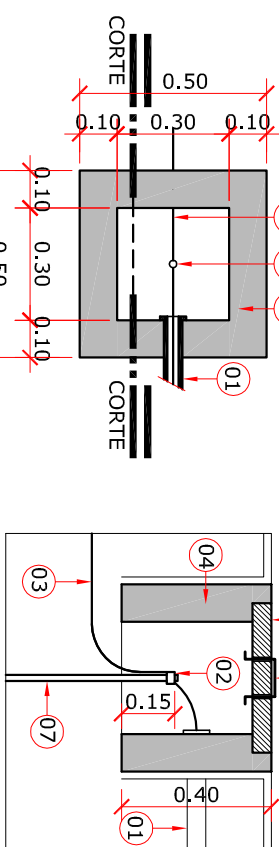

PLANTA BAIXA

DET. CAIXA
DE INSPEÇÃO
ESCALA 1:20

- 1 - ELÉTRÓDUTO DE Ø 1"
- 2 - CONECTOR
- 3 - CONDUTOR # 35,0mm
- 4 - PAREDE 100mm
- 5 - TAMPA DE CONCRETO
- 6 - ALÇA RETRÁTIL
- 7 - HASTE TERRA Ø 5/8" x 2400mm

QUADRO DE CARGA												
CD 01 - LANCHONETE												
ILUMINAÇÃO		TOMADAS			CARGA BÍTLA		PROTEÇÃO		FASE			
GRUPO	18	25	40	100	600	900	1600	2200	6500	W	mm2	A
C1	1		33	6	3					1338	2,5	15 A
C2										2400	2,5	20 A
C3										2200	2,5	20 A
C4										2700	2,5	20 A
C5										1000	2,5	20 A
RIS			10			3				1600	2,5	20 A
TOTAL	1	0	33	29	9	0	0	0	0	9638	10,0	50 A
CD EXISTENTE - LANCHONETE												
ILUMINAÇÃO		TOMADAS			CARGA BÍTLA		PROTEÇÃO		FASE			
GRUPO	18	25	40	100	600	900	1600	2200	6500	W	mm2	A
C1			20							800	2,5	15 A
C2				12						1200	2,5	20 A
C3					9					900	2,5	20 A
RIS												
TOTAL	0	0	20	21	0	0	0	0	0	2900	6,0	30 A
CD 02 - SANITÁRIOS												
ILUMINAÇÃO		TOMADAS			CARGA BÍTLA		PROTEÇÃO		FASE			
GRUPO	18	25	40	100	600	900	1600	2200	6500	W	mm2	A
C1			10							400	2,5	15 A
C2				9						900	2,5	20 A
C3					8					200	2,5	20 A
RIS												
TOTAL	0	0	10	17	0	0	0	0	0	2100	6,0	30 A
CD EXISTENTE - PORTAL												
ILUMINAÇÃO		TOMADAS			CARGA BÍTLA		PROTEÇÃO		FASE			
GRUPO	18	25	40	100	600	900	1600	2200	6500	W	mm2	A
C1			1							340	2,5	15 A
C2												
C3												
C4												
C5												
C6												
C7												
C8												
C9												
C10												
C11												
C12												
C13												
C14												
C15												
C16												
C17												
C18												
C19												
C20												
C21												
C22												
C23												
C24												
C25												
C26												
C27												
C28												
C29												
C30												
C31												
C32												
C33												
C34												
C35												


[illegible]

ZONA		MUNICÍPIO :		TAXA DE OCUPAÇÃO DO SOLO	
ÁREA TERRENO					
TAXA DE OCUPAÇÃO					
ÍNDICE DE APROVEITAMENTO					
TAXA PERMEABILIDADE					
Nº DE PAVIMENTOS					
ÁREA DO PROJETO					
PROJETO		DATA ANÁL.		0005/2020	

OBSERVAÇÕES DO PROJETISTA:

- Direitos autorais reservados - Lei 5988/73.
- Consultar projetos complementares.
- Verificar medidas na obra.
- Medidas em metros. Diferenças entre cotas e escala, preleze as cotas.
- Qualquer alteração deverá ser autorizada pelo responsável técnico.
- Declaro que a aprovação do projeto não implica no recolhimento de taxas, nem do direito de propriedade do terreno.

Kauanne Thays Casagrande
Engenheira Civil
CREA SC 133167-1

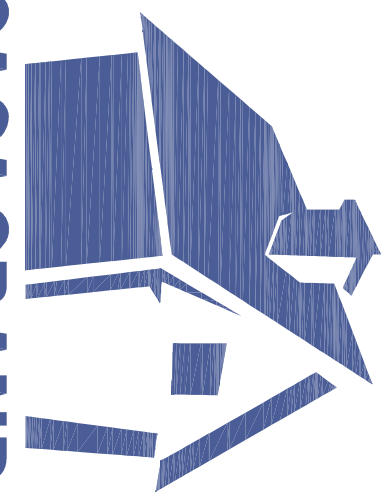

CASAGRANDE
INGENHARIA

engcasag@gmail.com
Rua Antonio Macarini, nº 195, Centro
Capinzal - SC CEP 89665-000

PROJETO CENTRO ADMINISTRATIVO DE UM COMPLEXO TERMAL DE PIRATUBA

AV. 18 DE FEVEREIRO, Nº 2.455, BALNEÁRIO, PIRATUBA - SC

PROJETO ELÉTRICO:

PLANTA BAIXA, LEGENDA E DETALHES

FEV. /2020

ESCALA:

INDICADA

CESAR A. B

ELE.-03

MOJIBANE IMATI'S CASABLANQUE - ENGINEER/ARCHITECT CIVIL
CREA / SC - 133167-1

CREA / SC - 133167-1

COMPANHIA HIDROMINERAL DE PIRATUBA