


**PLANTA BAIXA
SUBSOLO**
PROJETO SANITÁRIO
ESCALA 1/50

LEGENDA SANITÁRIA	
	TUBO DE QUEDA ESGOTO/ÁGUA FRIA/VENTILAÇÃO/ÁGUAS FLUVIAIS
	BOMBA
	(CX.I.) - CAIXA DE INSPEÇÃO
	(CX.G.) - CAIXA DE GORDURA
	CAIXA SIFONADA (CS)
	RALO (R)
	(T.E.P.) - TUBULAÇÃO DE ESGOTO PRIMÁRIO
	(T.E.S.) - TUBULAÇÃO DE ESGOTO SECUNDÁRIO
	(TP) - TUBULAÇÃO DE ESGOTO PLUVIAL
	(TV) - TUBULAÇÃO DE VENTILAÇÃO
	(TG) - TUBULAÇÃO DE ESGOTO DE GORDURA

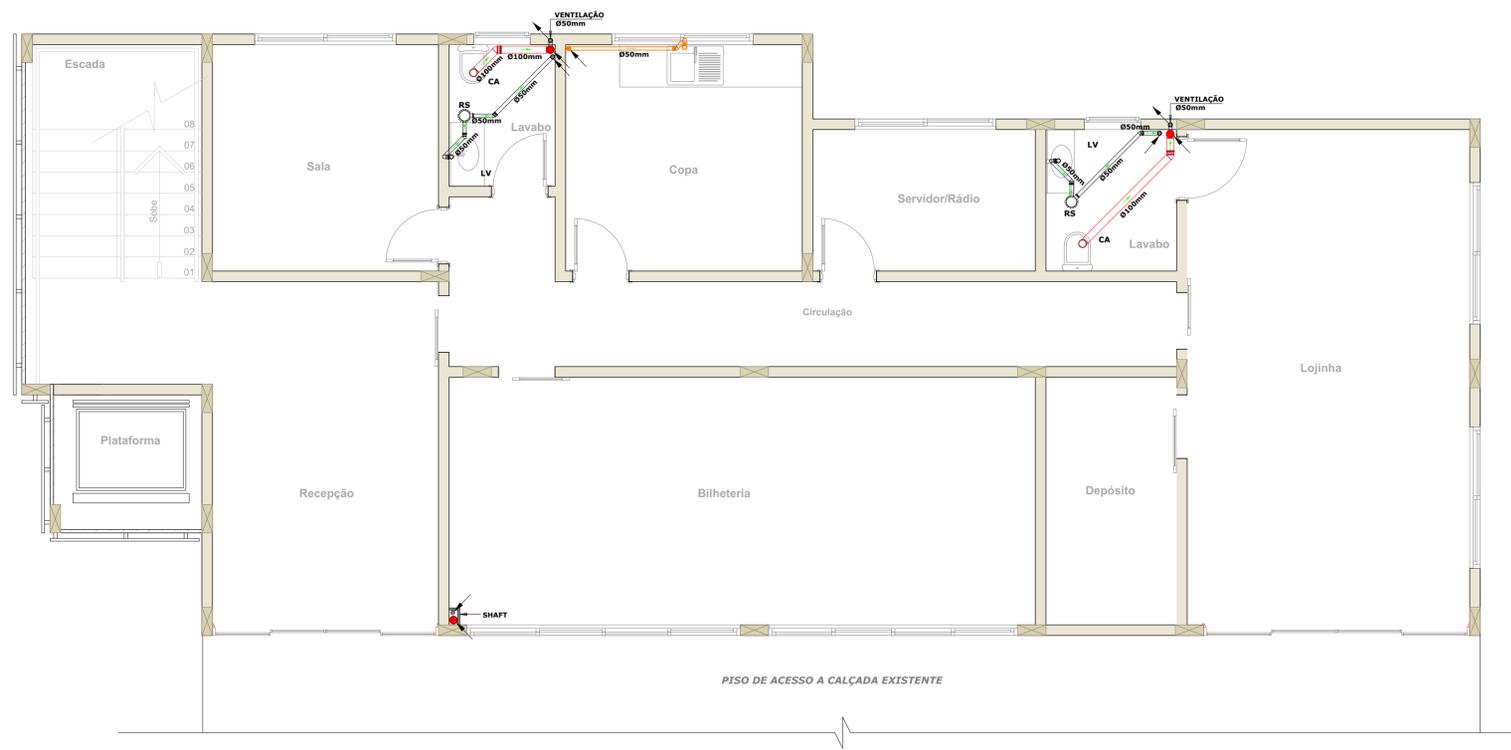

**PLANTA BAIXA
PAV. TÉRREO**
PROJETO SANITÁRIO
ESCALA 1/50

TAXA DE OCUPAÇÃO DO SOLO	MATRÍCULA TERRENO :		RESUMO DAS ÁREAS
	ÁREA DO TERRENO (m ²) :		
	T. O. (TAXA DE OCUPAÇÃO) :		
	I. A. (ÍNDICE DE APROVEITAMENTO) :		
	Nº DE PAVIMENTOS		
ÁREA DO PROJETO PARA CONSTRUÇÃO			

APROVAÇÕES :

Direitos autorais reservados - Lei 5988/73.
Consultar projetos complementares.
Verificar medidas na obra.
Medidas em metros. Divergência entre cotas e escala, prevalece as cotas.
Qualquer alteração deverá ser autorizada pelo responsável técnico
Declaro que a aprovação do projeto não implica no recolhimento de taxas, nem do direito de propriedade do terreno

Gabriele Gerhardt
Arquiteta e Urbanista

OBRA : PROJETO DE CENTRO ADMINISTRATIVO DA COMPANHIA HIDROMINERAL	
LOCAL : AVENIDA 18 D FEVEREIRO, Nº 2455, BALNEÁRIO, PIRATUBA-SC	
ÁREA : 475,31m ²	ESPECIFICAÇÕES : PROJETO SANITÁRIO PLANTA BAIXA E DETALHES
DATA : JAN/2022	
ESCALA : INDICADA	
PROJ./FISC. : ARQ. GABRIELE CRISTINA GERHARDT	
CLIENTE : COMPANHIA HIDROMINERAL DE PIRATUBA	
PRANCHAS : SAN.-05	11
	01-02-12
	COD. Nº : 000/001